


LEGENDA :

NAVŘENÉ INŽENÝRSKÉ SÍTĚ

- KANALIZACE SPLAŠKOVÁ – GRAVITACE
- KANALIZACE SPLAŠKOVÁ – TLAKOVÝ SBĚRAČ
- KANALIZACE SPLAŠKOVÁ – VÝTLAK
- ČERPACÍ STANICE
- HRANICE POZEMKŮ

KLAD LISTŮ :

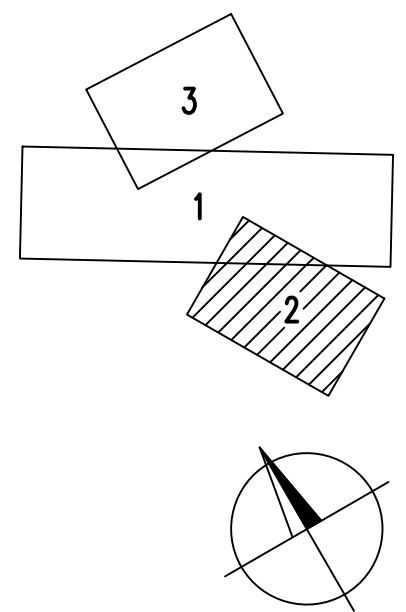

VYPRACOVAL ING. DALÍK	PROJEKTANT ING. DALÍK	HLAV. INŽ. PROJEKTU ING. DALÍK	AUTORIZOVANÁ OSOBA ING. VÍTEK	PIK VÍTEK inženýrská a projektová kancelář
INVESTOR DSO VEJBORKA		OsRP ŘIČANY	KÚ STŘEDOČESKÝ	
NÁZEV STAVBY LENSEDLY SPLAŠKOVÁ KANALIZACE				ATELIER PRAHA DATUM 03/2019 STUPEŇ DPS FORMÁT 3x4 MĚŘÍTKO 1:1000 SOUBOR
OBSAH VÝKRESU KOORDINAČNÍ SITUACE – DÍL 2				ČÍS. SOUPRAVY ZAK. ČÍSLO 19 – 007 ČÍS. VÝKRESU C.2.2